


NOTAS

1) MANILHA CERÂMICA OU CONCRETO, OU TUBO DE AÇO GALVANIZADO ZINCADO POR IMERSÃO A QUENTE, TODOS Ø4\".

2) O DRENO DE ÁGUA DEVERÁ SER DE TUBO DE AÇO-CARBONO ZINCADO A POR IMERSÃO A QUENTE.

CORTE GG
ESCALA: 1:25

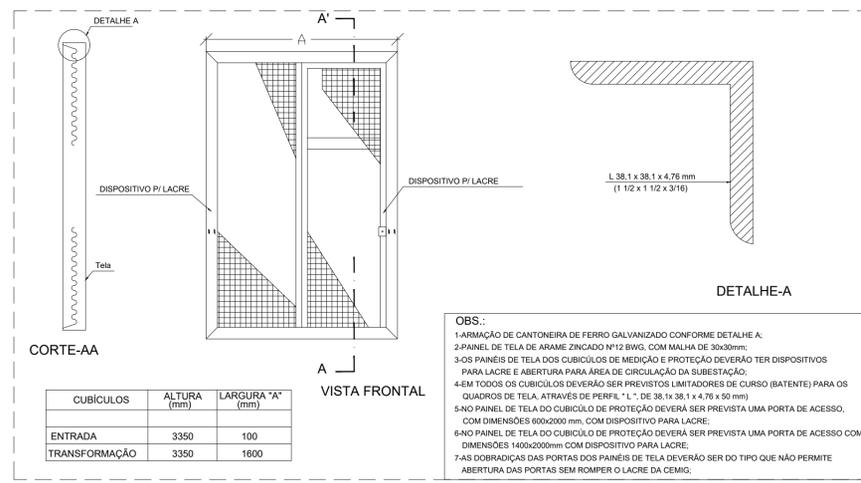

OBS.:

- ARMAÇÃO DE CANTONEIRA DE FERRO GALVANIZADO CONFORME DETALHE A.
- PAINEL DE TELA DE ARAME ZINCADO Nº12 BWG, COM MALHA DE 30x30mm.
- OS PAINÉIS DE TELA DOS CUBÍCULOS DE MEDIÇÃO E PROTEÇÃO DEVERÃO TER DISPOSITIVOS PARA LACRE E ABERTURA PARA ÁREA DE CIRCULAÇÃO DA SUBESTAÇÃO.
- EM TODOS OS CUBÍCULOS DEVERÃO SER PREVISOS LIMITADORES DE CURSO (BATENTE) PARA OS QUADROS DE TELA, ATRAVÉS DE PERFIL "L", DE 38,1x 38,1 x 4,76 x 50 mm.
- NO PAINEL DE TELA DO CUBÍCULO DE PROTEÇÃO DEVERÁ SER PREVISTA UMA PORTA DE ACESSO, COM DIMENSÕES 600x2000 mm, COM DISPOSITIVO PARA LACRE.
- NO PAINEL DE TELA DO CUBÍCULO DE PROTEÇÃO DEVERÁ SER PREVISTA UMA PORTA DE ACESSO COM DIMENSÕES 1400x2000mm COM DISPOSITIVO PARA LACRE.
- AS DOBRADIÇAS DAS PORTAS DOS PAINÉIS DE TELA DEVERÃO SER DO TIPO QUE NÃO PERMITE ABERTURA DAS PORTAS SEM ROMPER O LACRE DA CEMIG.

DETALHE DA GRADE DE PROTEÇÃO
S/ESCALA

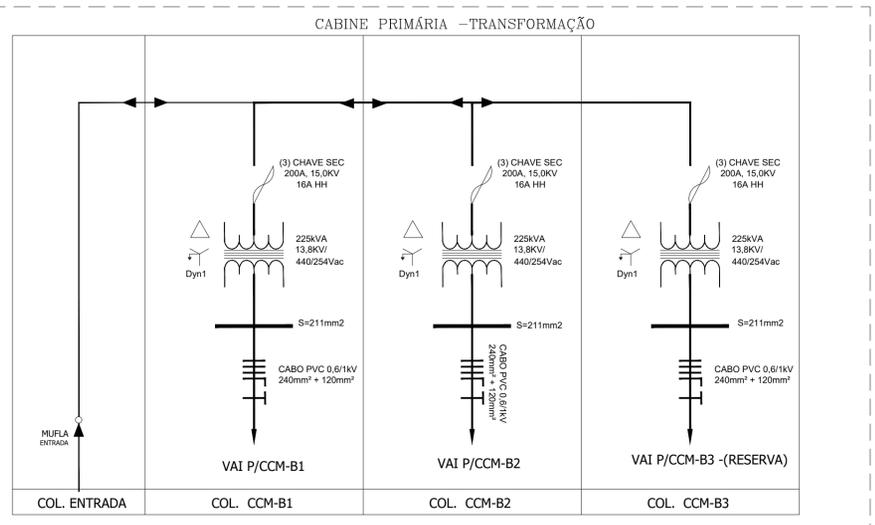
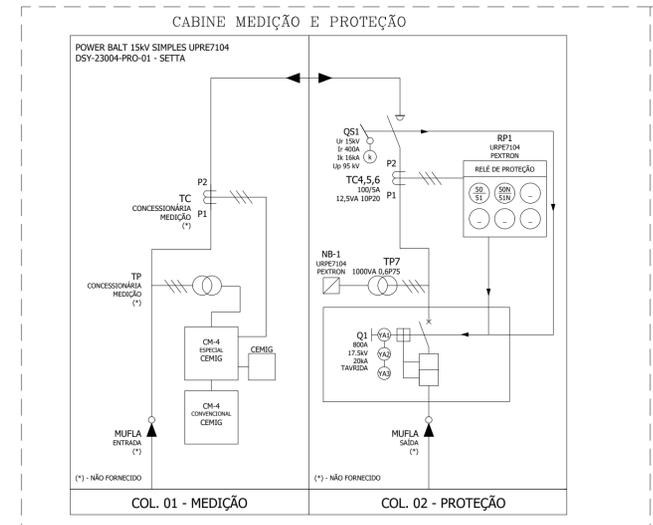
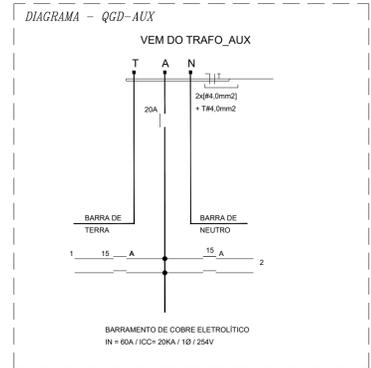


DIAGRAMA UNIFILAR
S/ESCALA

APROVAÇÃO:	INFORMAÇÕES COMPLEMENTARES Coordenadas, Transformador, Nº de Orçamento, etc.
CARGA INSTALADA:	476,80KVA
DEMANDA:	300,00KW

ARS ENGENHARIA LTDA
PROJETOS ELÉTRICOS, TELEFÔNICOS, CONSULTORIA E EXECUÇÃO

RUA CONEGO ANIBALE MARIE DI FRANCA, nº. 505-SALA-02/CENTRO/PASSOS-MG
FONE: (035) 3521-0825/3522-8212 email: arsenge@gmail.com

TÍTULO: PROJETO ELÉTRICO EXECUTIVO-POSTO DE TRANSFORMAÇÃO DE ENERGIA			
NOME DO EMPREENDIMENTO: ESTAÇÃO ELEVATÓRIA DE ESGOTO BRUTO-SÃO DOMINGOS		FINALIDADE: COMERCIAL_INSTITUCIONAL	
ENDEREÇO: RUA GENARO JOELE, 573		BAIRRO: DISTRITO INDUSTRIAL - I	MUNICÍPIO: PASSOS - MG
ART PROJETO: MG-2024.274.886	DATA: 02/09/2024	ART EXECUÇÃO: MG-2024.274.886	DATA: 02/09/2024
PROPRIETÁRIO: SERVIÇO AUTÔNOMO DE ÁGUA E ESGOTO DE PASSOS-SAAE		CPF/CNPJ n.º: 23.278.690/0001-40	TELEFONE:
CONTRATANTE: SERVIÇO AUTÔNOMO DE ÁGUA E ESGOTO DE PASSOS-SAAE		CPF/CNPJ n.º: 23.278.690/0001-40	TELEFONE:
ENDEREÇO PARA CORRESPONDÊNCIA: RUA SANTO ANÍBAL MARIA DE FRANCA, 501-SALA-02			
AUTOR DO PROJETO: ALVARO RAMOS DOS SANTOS ENGENHEIRO ELETRICISTA - CREA 10312/D		RESPONSÁVEL TÉCNICO: ALVARO RAMOS DOS SANTOS ENGENHEIRO ELETRICISTA - CREA 10312/D	
O ESTE PROJETO NÃO PODERÁ SER ALTERADO SEM A PREVIA AUTORIZAÇÃO DO PROJETISTA, QUE SE EXIMIRÁ DE QUALQUER RESPONSABILIDADE POR MODIFICAÇÕES NÃO AUTORIZADAS.		DATA: 09/05/2025	ESCALAS: INDICADAS
		PÁGINA: F-04/05 REV-004	DESENHO: ARS

ESCALA: 1:25
FOLHA: A1
PENAS
TODAS 0,15
TODAS COR: 7
EXCETO AS PENAS
10 = COLOR
22 = COLOR
142 = COLOR
130-135=COLOR
250-255=COLOR

PARA USO DA CEMIG