



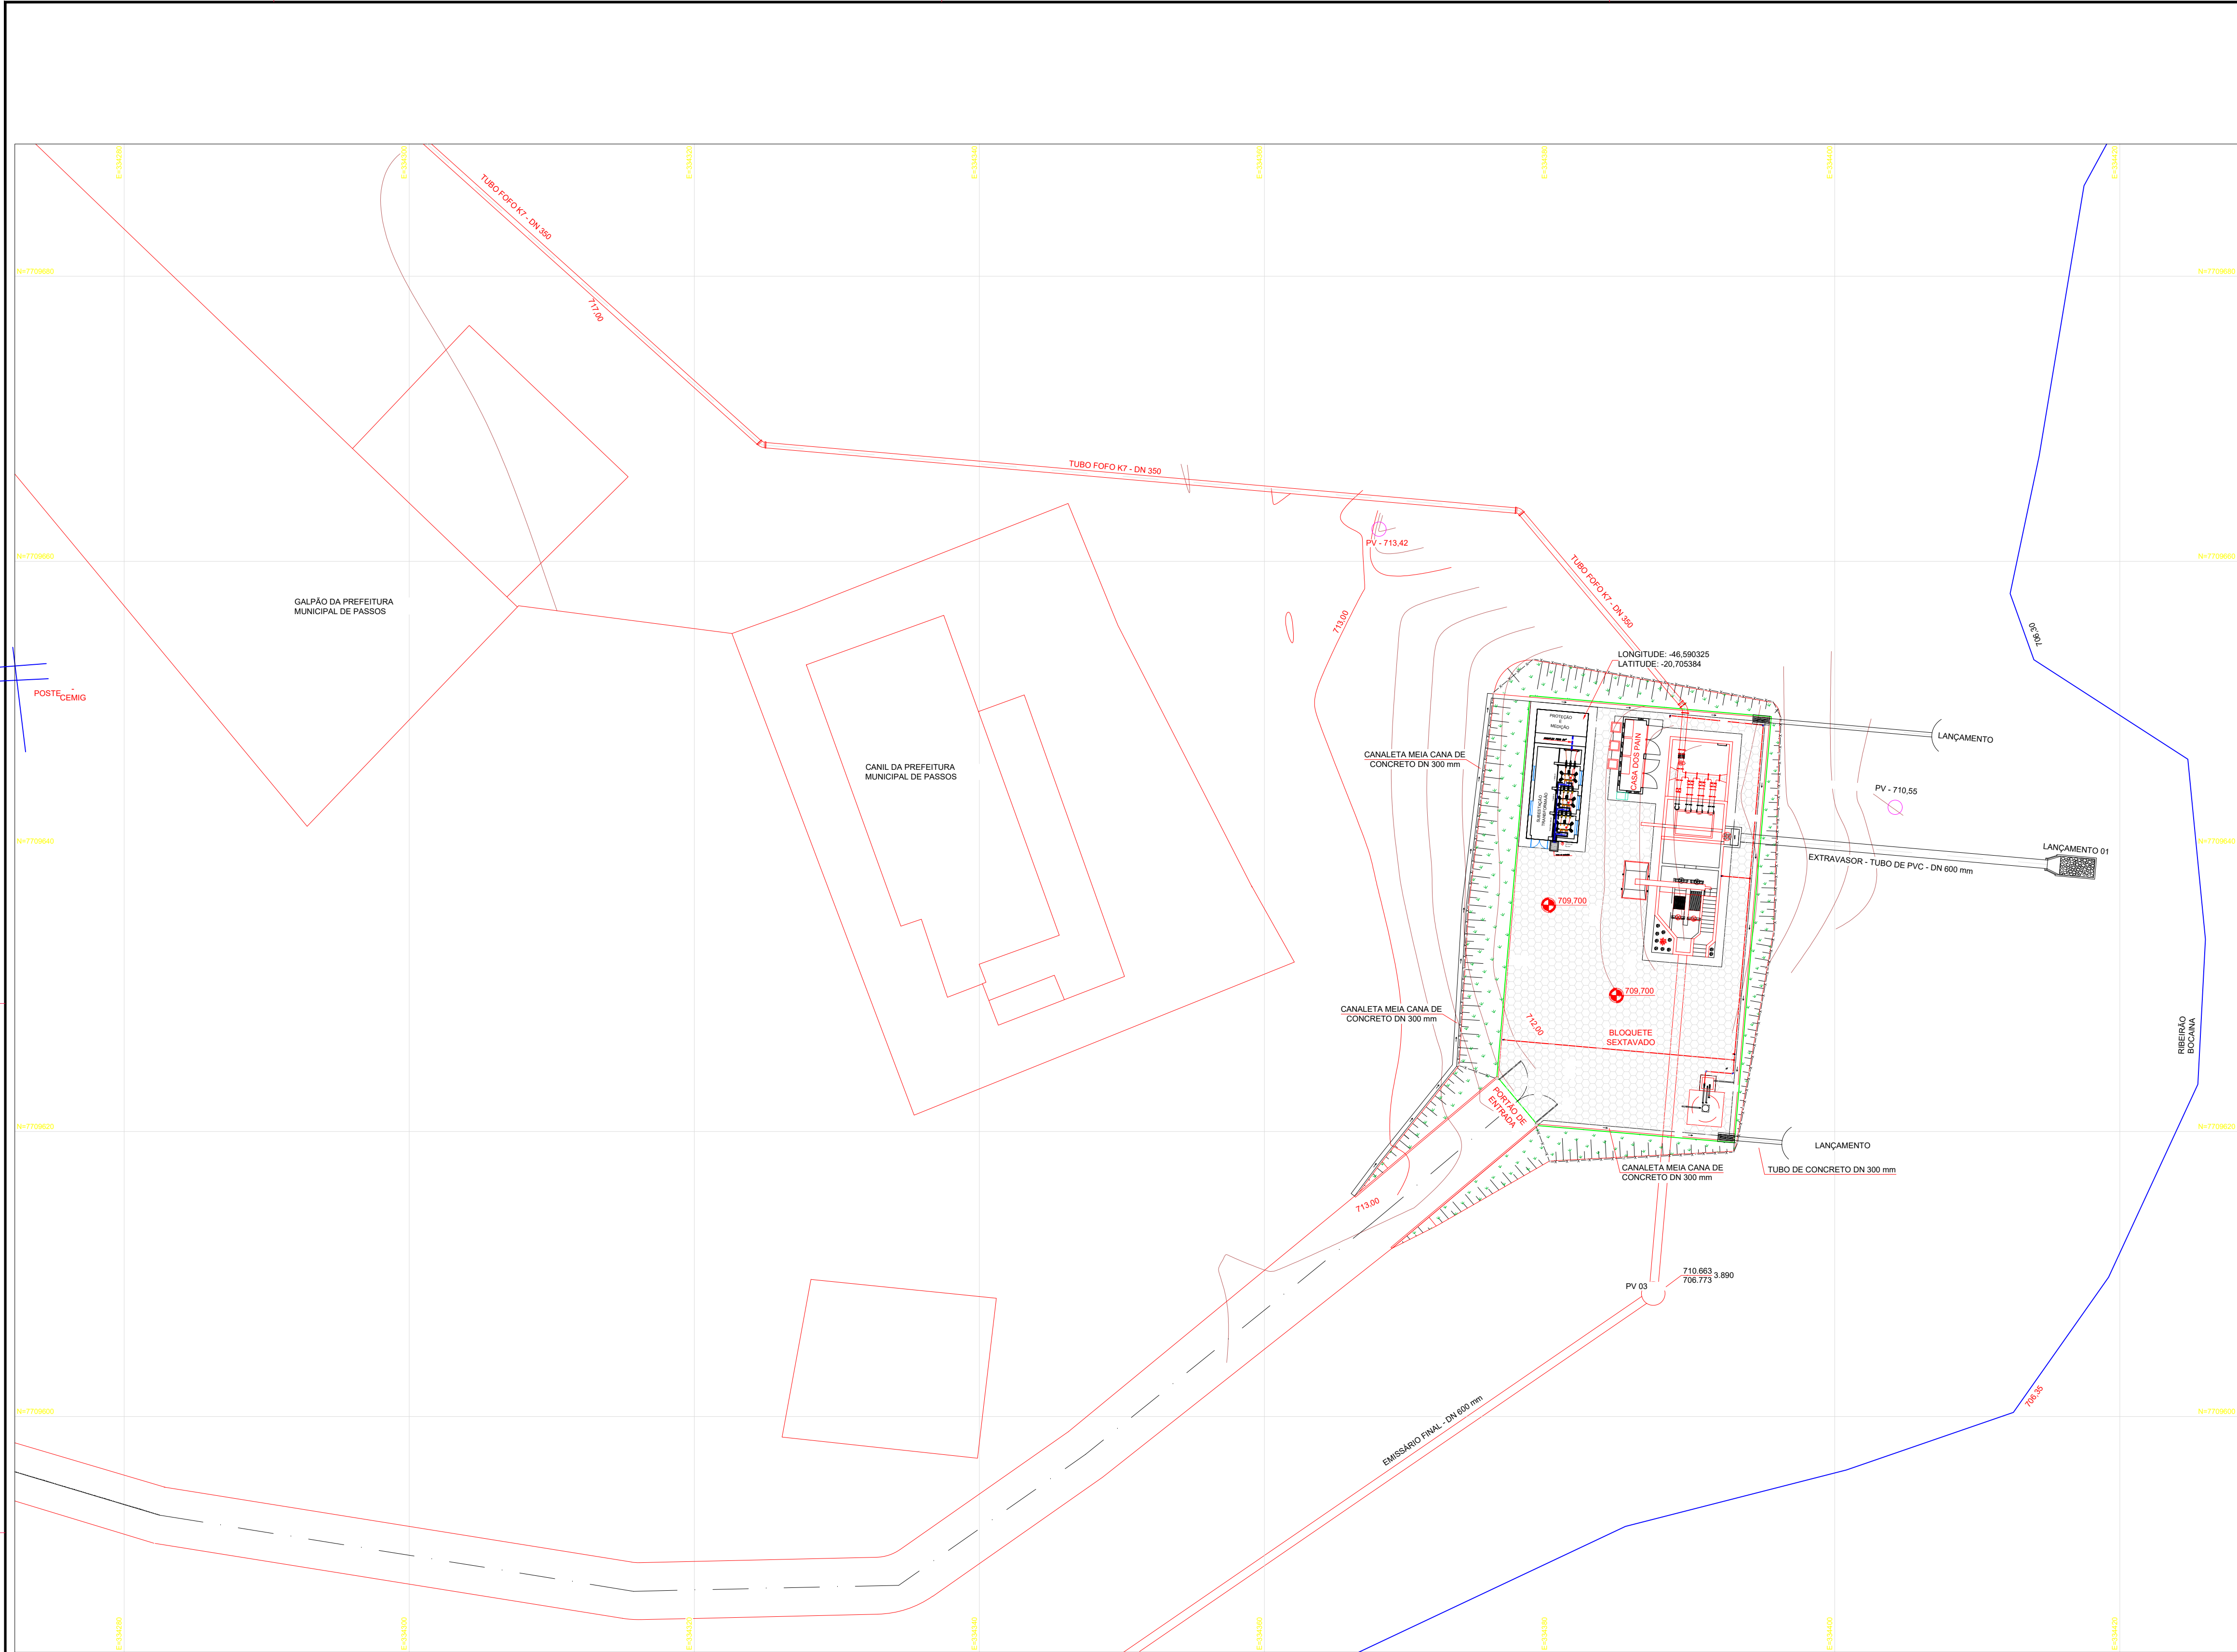

PLANTA BAIXA LOCAÇÃO
ESCALA : 1:200

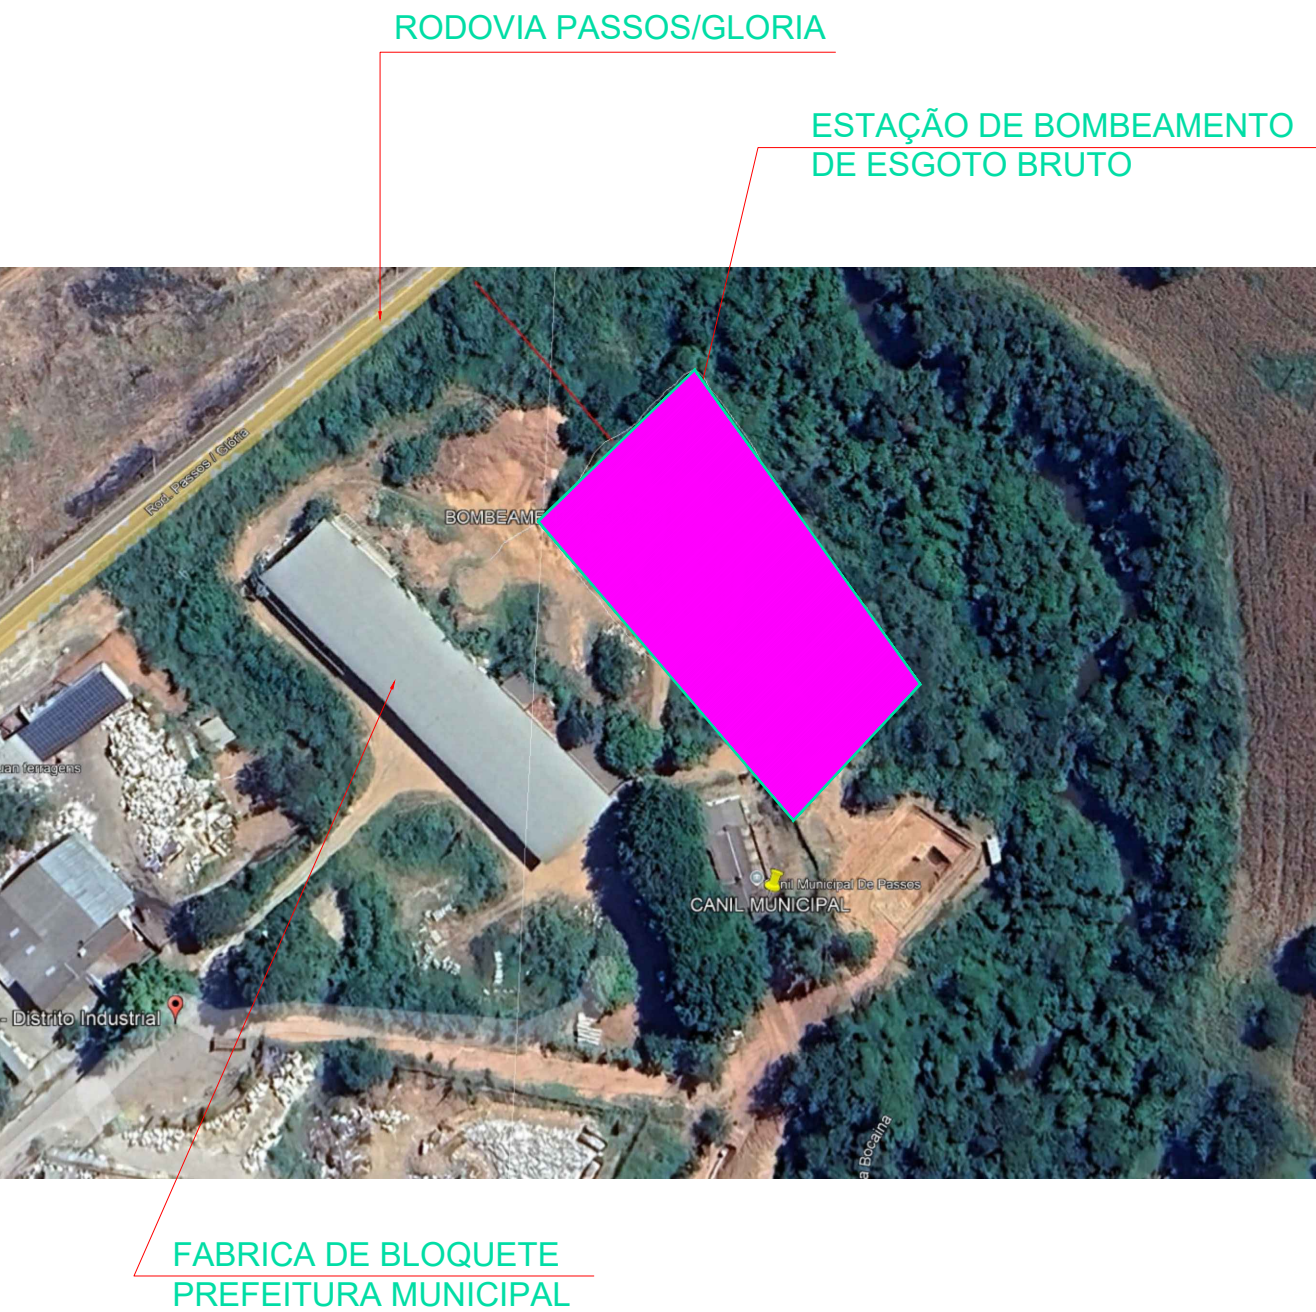

APROVAÇÃO:	INFORMAÇÕES COMPLEMENTARES Coordenadas, Transformador, Nº de Orçamento, etc.	
	CARGA INSTALADA:	
	476,80kVA	
DEMANDA:		300,00KW

 ARS ENGENHARIA LTDA PROJETOS ELÉTRICOS, TELEFÔNICOS, CONSULTORIA E EXECUÇÃO		
RUA CONEGO ANIBALE MARIE DI FRANCA, nº. 505-SALA-02/CENTRO/PASSOS-MG FONE: (035) 3521-0825/3522 8212 email-arsengsantos@gmail.com		
TÍTULO: PROJETO ELÉTRICO EXECUTIVO-POSTO DE TRANSFORMAÇÃO DE ENERGIA		
NOME DO EMPREENDIMENTO: ESTAÇÃO ELEVATÓRIA DE ESGOTO BRUTO-SÃO DOMINGOS		FINALIDADE: COMERCIAL_INSTITUCIONAL
ENDEREÇO: RUA GENARO JOELE, 573		BAIRRO: DISTRITO INDUSTRIAL - I MUNICIPIO: PASSOS - MG
ART PROJETO: MG-2024.274.886	DATA: 02/09/2024	ART EXECUÇÃO: MG-2024.274.886 DATA: 02/09/2024
PROPRIETÁRIO: SERVIÇO AUTÔNOMO DE ÁGUA E ESGOTO DE PASSOS-SAAE		CPF/CNPJ n.º: 23.278.690/0001-40 TELEFONE:
CONTRATANTE: SERVIÇO AUTÔNOMO DE ÁGUA E ESGOTO DE PASSOS-SAAE		CPF/CNPJ n.º: 23.278.690/0001-40 TELEFONE:
ENDEREÇO PARA CORRESPONDÊNCIA: RUA SANTO ANÍBAL MARIA DE FRANCA, 501-SALA-02		
AUTOR DO PROJETO: ALVARO RAMOS DOS SANTOS ENGENHEIRO ELETRICISTA - CREA:10312/D		RESPONSÁVEL TÉCNICO: ALVARO RAMOS DOS SANTOS ENGENHEIRO ELETRICISTA - CREA:10312/D
O ESTE PROJETO NÃO PODERÁ SER ALTERADO SEM A PREVIA B AUTORIZAÇÃO DO PROJETISTA, QUE SE EXIMIRÁ DE QUALQUER S RESPONSABILIDADE POR MODIFICAÇÕES NÃO AUTORIZADAS.		DATA: 25/09/2024 PÁGINA: F-05/05 REV-004 ESCALAS: INDICADAS DESENHO: 1:200